


各专业会签栏


姓名						
专业						
电气						
给排水						
暖通						
结构						
建筑						

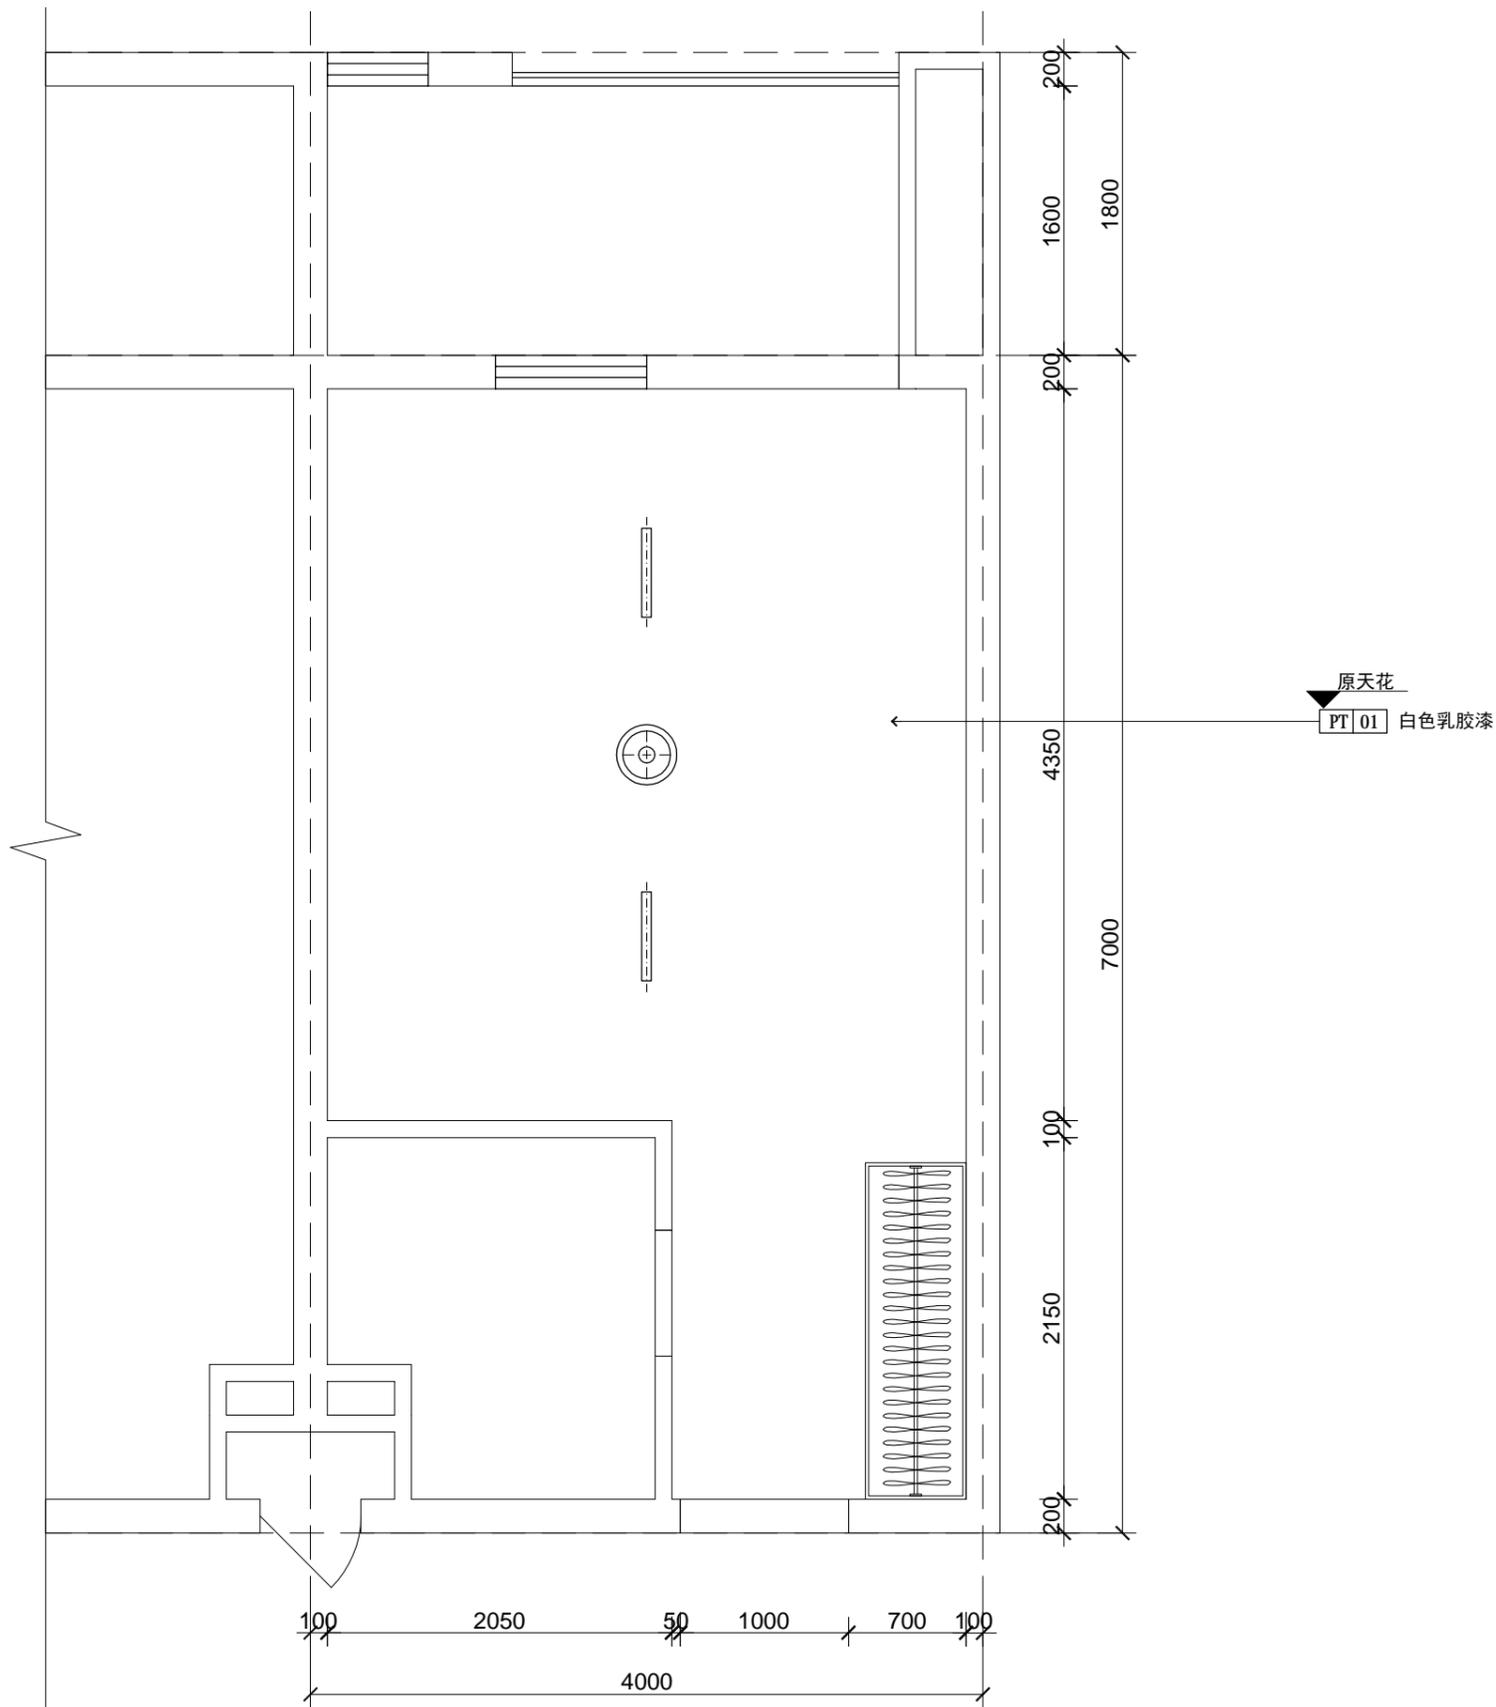

图例	名称
	圆形吸顶灯
	单支日光灯
	风扇

1-2 PLAN
天花布置图 Scale: 1:40

设计单位:

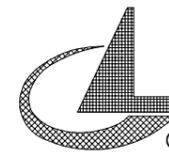

福建龙澄集团设计院有限公司
Fujian Longcheng Group Design Institute co.,Ltd

建筑工程 甲级

资质证书编号: A135000251

电话: 0596-6559280 传真: 0596-6565280

地址: 福建省龙海市芦州大道龙盛花园12号B幢207

施工图审查机构:

施工图审查合格书编号:

第 版图

图纸专用章:

图纸内容受国家法律保护, 不得复印, 违者必究!

工程名称:

广东南华工商职业学院学生公寓改造

建设单位:

法定代表人	骆国顺	
审 定	骆国顺	
技术总负责人	郑琦珊	
项目负责人	郑琦珊	
专业负责人	郑琦珊	
审 核	郑琦珊	
校 对	陈文鹏	
设 计	陈云林	
制 图	陈云林	

图 名:


教师公寓改6人间宿舍天花图

工程编号		
图 别	室 施	日 期
图 号	1P-02	2019.07.02

特别提示: 本套图纸未经施工图审查机构审查并注册审查批准书证号, 不得用于现场施工, 仅供业主建设投资估算建设造价之参考图。

各专业会签栏


姓名	姓名	姓名	姓名	姓名	姓名
专业	专业	专业	专业	专业	专业
建筑	电气	给排水	暖通		
结构					

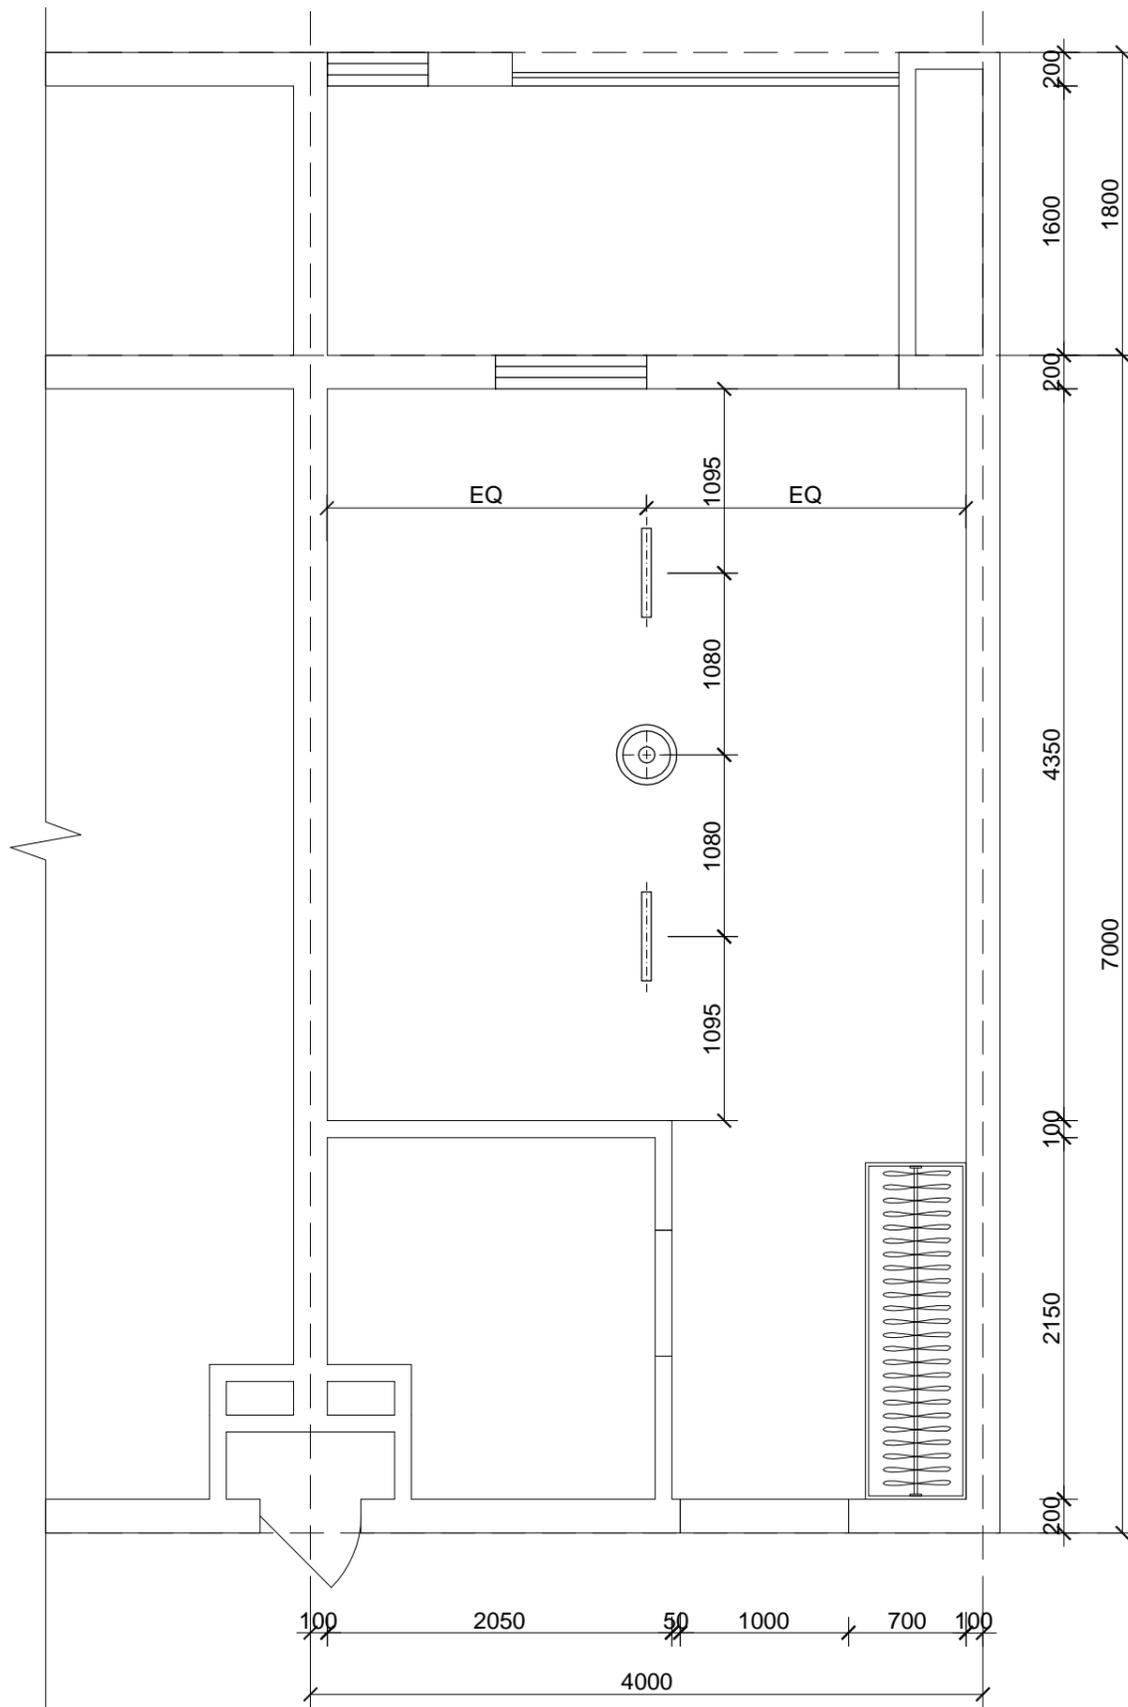

1-3 PLAN
天花灯具定位图 Scale: 1:40

图例	名称
	圆形吸顶灯
	单支日光灯
	风扇

设计单位:

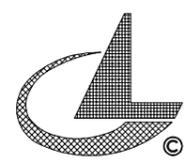

福建龙澄集团设计院有限公司
Fujian Longcheng Group Design Institute co.,Ltd
建筑工程 甲级
资质证书编号: A135000251
电话: 0596-6559280 传真: 0596-6565280
地址: 福建省龙海市芦州大道龙盛花园12号B幢207

施工图审查机构:

施工图审查合格书编号:

第 版图

图纸专用章:

图纸内容受国家法律保护, 不得复印, 违者必究!

工程名称:

广东南华工商职业学院学生公寓改造

建设单位:

法定代表人	骆国顺	
审 定	骆国顺	
技术总负责人	郑琦珊	
项目负责人	郑琦珊	
专业负责人	郑琦珊	
审 核	郑琦珊	
校 对	陈文鹏	
设 计	陈云林	
制 图	陈云林	

图 名:


教师公寓改6人间宿舍
天花灯具定位图

工程编号		
图 别	室 施	日 期
图 号	1P-03	2019.07.02

特别提示: 本套图纸未经施工图审查机构审查并注册审查合格书编号, 不得用于现场施工, 仅供业主建设投资估算建设造价之参考图。

各专业会签栏


姓名	姓名	姓名	姓名	姓名	姓名
专业	专业	专业	专业	专业	专业
电气	电气	电气	电气	电气	电气
给排水	给排水	给排水	给排水	给排水	给排水
暖通	暖通	暖通	暖通	暖通	暖通
结构	结构	结构	结构	结构	结构
建筑	建筑	建筑	建筑	建筑	建筑

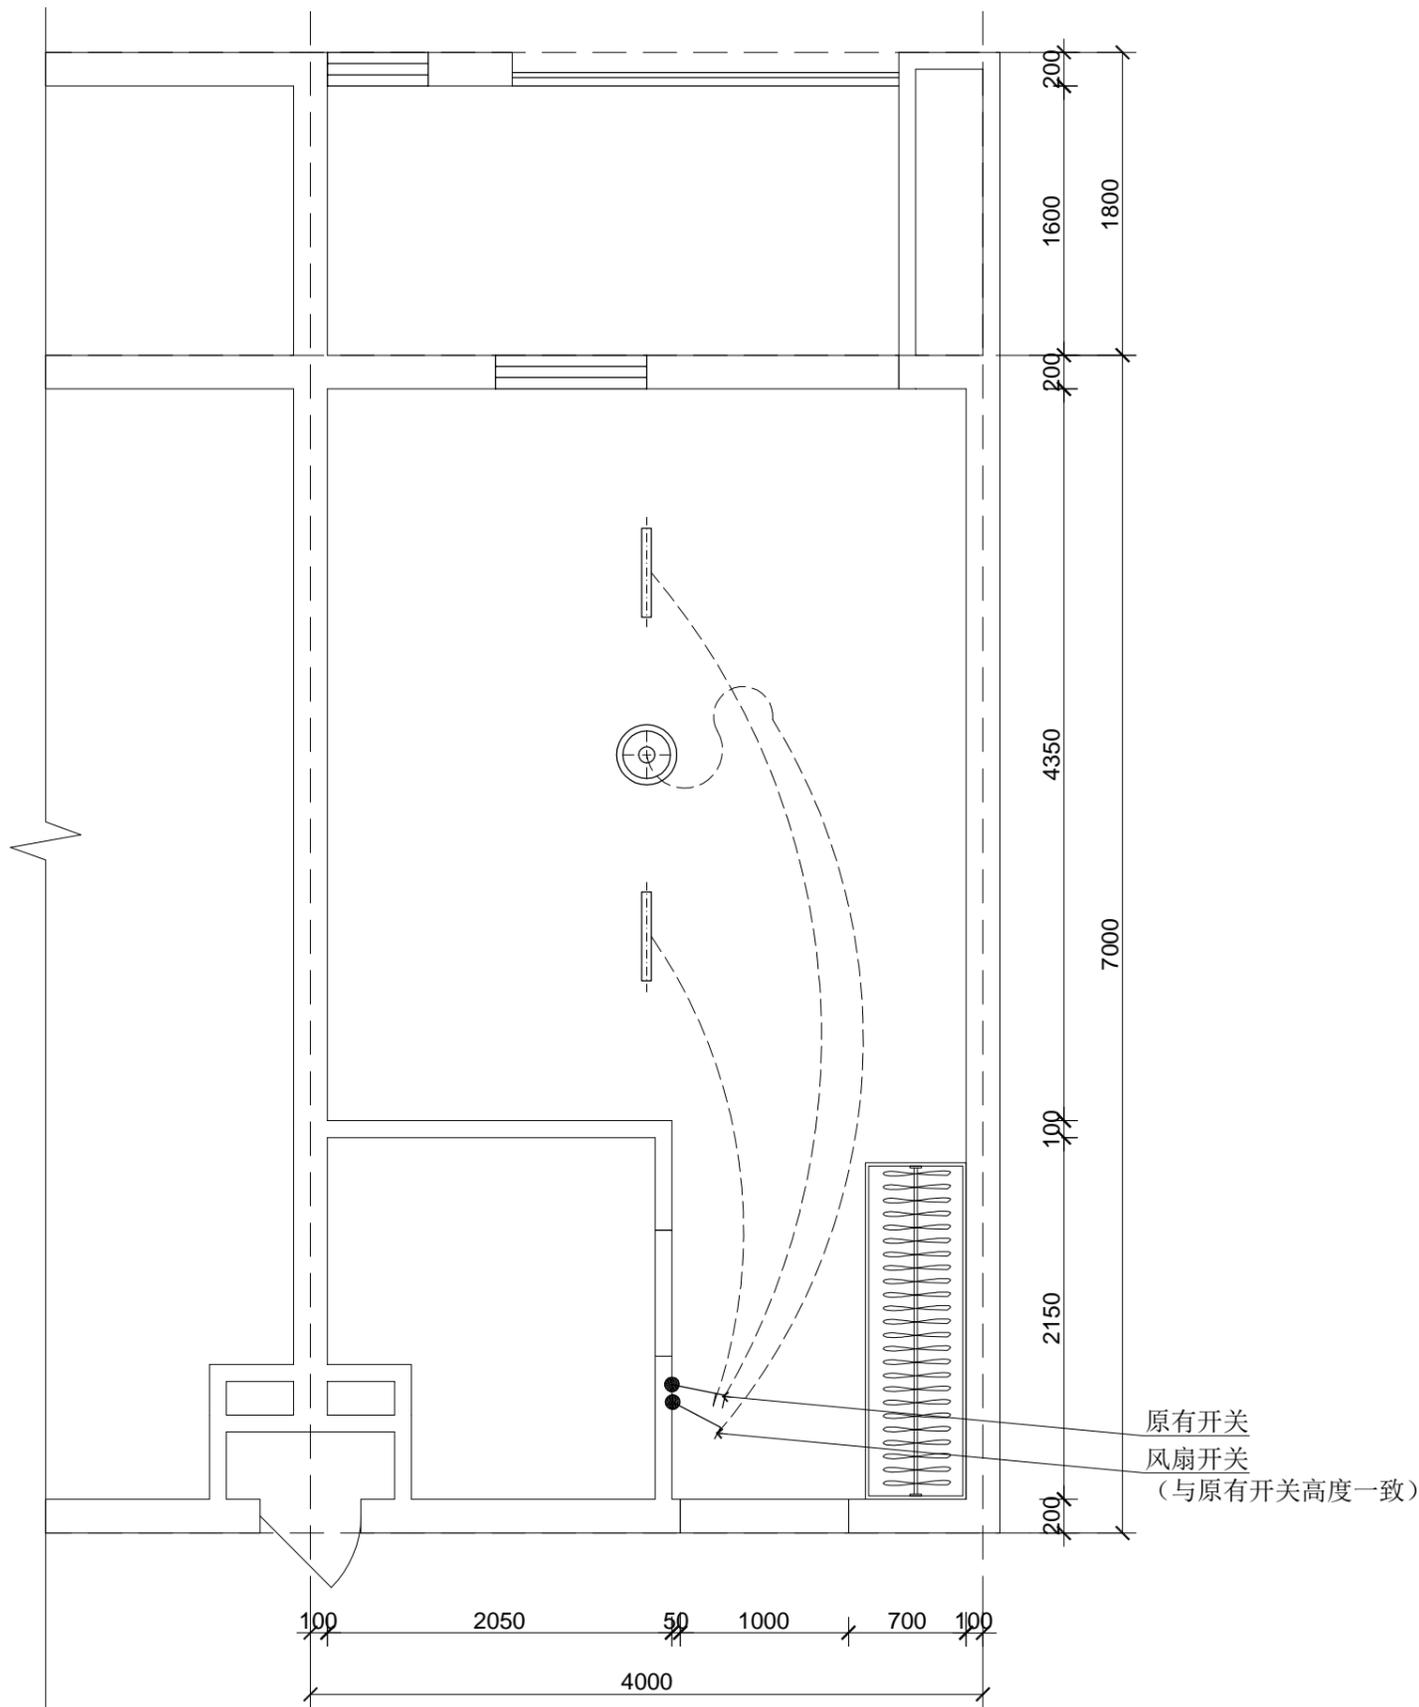

1-4 PLAN
天花灯具连线图 Scale: 1:40

图例	名称
	圆形吸顶灯
	单支日光灯
	风扇

设计单位:

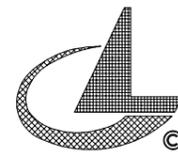

福建龙澄集团设计院有限公司
Fujian Longcheng Group Design Institute co.,Ltd

建筑工程 甲级
资质证书编号: A135000251
电话: 0596-6559280 传真: 0596-6565280
地址: 福建省龙海市芦州大道龙盛花园12号B幢207

施工图审查机构:

施工图审查合格书编号:

第 版图

图纸专用章:

图纸内容受国家法律保护, 不得复印, 违者必究!

工程名称:

广东南华工商职业学院学生公寓改造

建设单位:

法定代表人	骆国顺	
审 定	骆国顺	
技术总负责人	郑琦珊	
项目负责人	郑琦珊	
专业负责人	郑琦珊	
审 核	郑琦珊	
校 对	陈文鹏	
设 计	陈云林	
制 图	陈云林	


图 名:

教师公寓改6人间宿舍
天花灯具连线图

工程编号		
图 别	室 施	日 期
图 号	1P-04	2019.07.02

特别提示: 本套图纸未经施工图审查机构审查并注册审查合格书, 不得用于现场施工, 仅供业主建设投资估算建设造价之参考图。

姓名	姓名	姓名	姓名	姓名	姓名
专业	专业	专业	专业	专业	专业
电气	电气	电气	电气	电气	电气
给排水	给排水	给排水	给排水	给排水	给排水
暖通	暖通	暖通	暖通	暖通	暖通
建筑	建筑	建筑	建筑	建筑	建筑
结构	结构	结构	结构	结构	结构

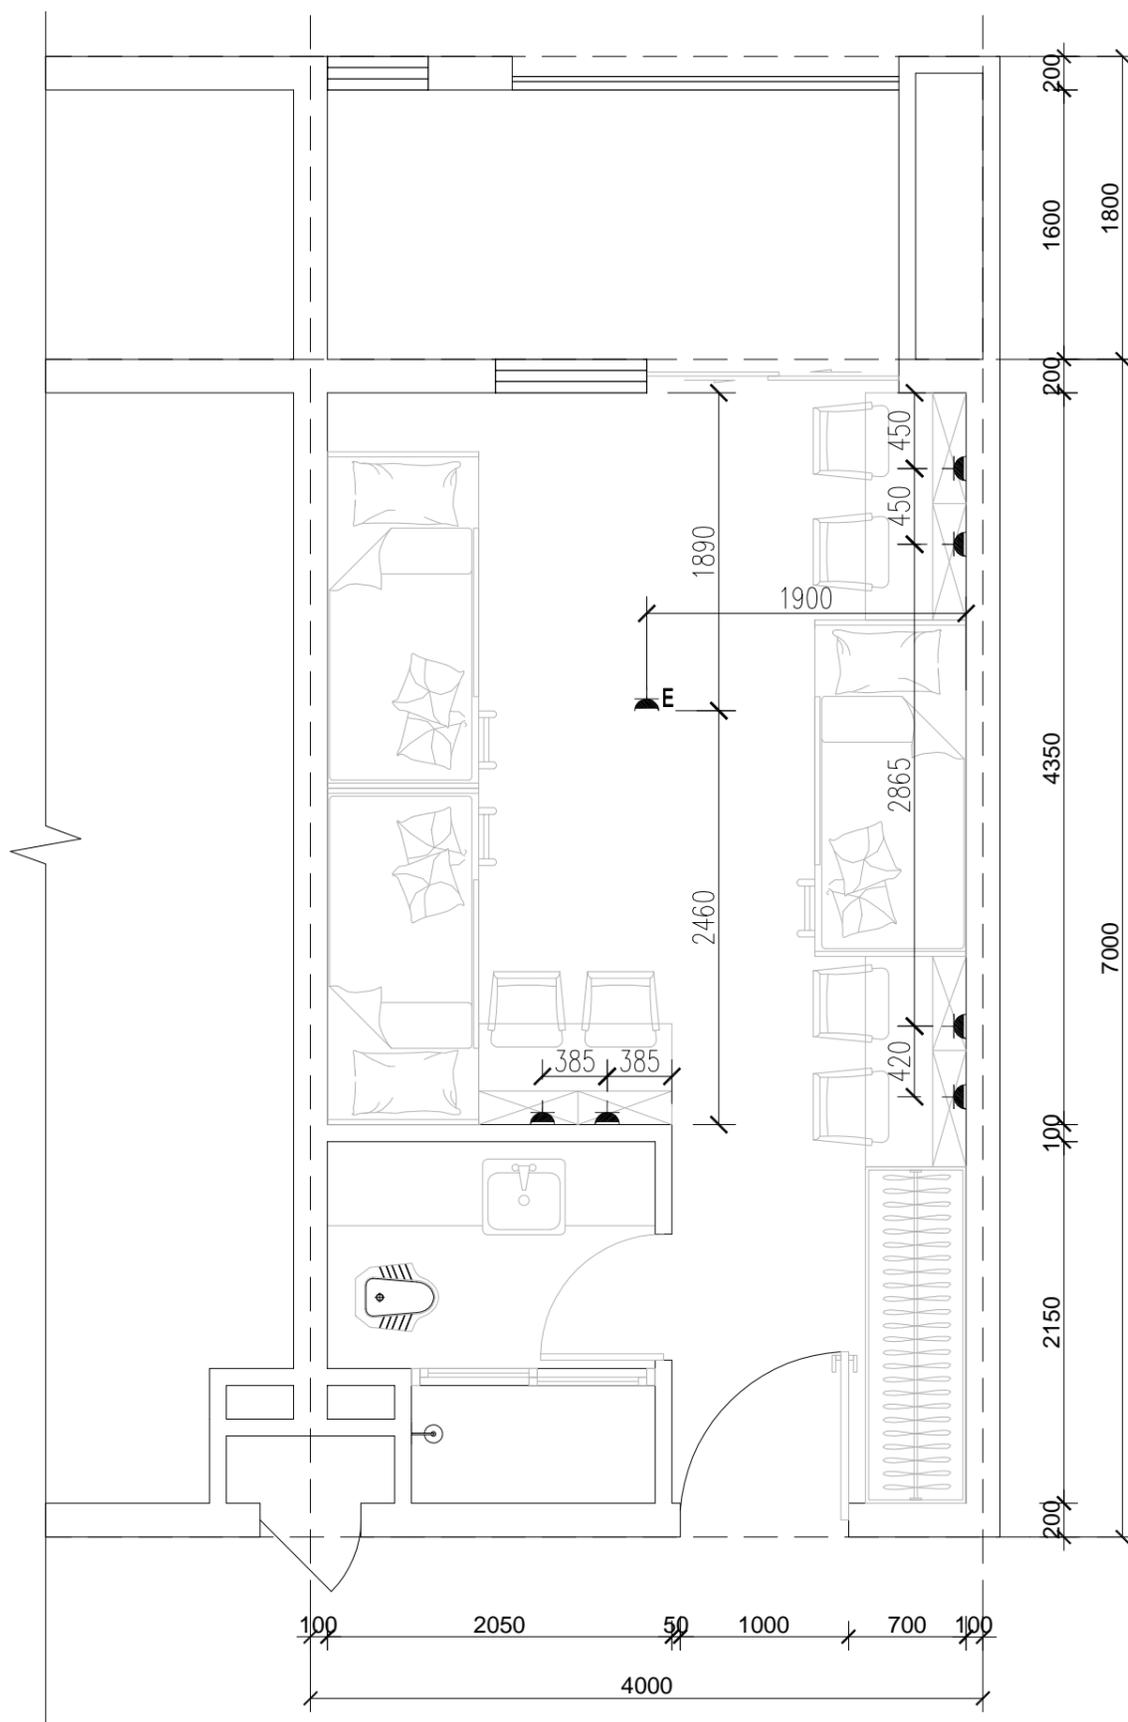

图例	说明	安装高度
▲	二、三插座	H=300mm
▲G	空调插座	H=2400mm
▲E	风扇插座	天花底
▲F	防水二、三极插座	H=1300mm
▲D	地插	
■	配电箱	

1-5 PLAN 插座布置图 Scale: 1:40

设计单位:

福建龙澄集团设计院有限公司
Fujian Longcheng Group Design Institute Co., Ltd
建筑工程 甲级
资质证书编号: A135000251
电话: 0596-6559280 传真: 0596-6565280
地址: 福建省龙海市芦州大道龙盛花园12号B幢207

施工图审查机构:
施工图审查合格书编号:
第 □ 版图

图纸专用章:
图纸内容受国家法律保护, 不得复印, 违者必究!

工程名称:
广东南华工商职业学院学生公寓改造
建设单位:

法定代表人	骆国顺	张作
审 定	骆国顺	张作
技术总负责人	郑琦珊	郑琦珊
项目负责人	郑琦珊	郑琦珊
专业负责人	郑琦珊	郑琦珊
审 核	郑琦珊	郑琦珊
校 对	陈文鹏	陈文鹏
设 计	陈云林	陈云林
制 图	陈云林	陈云林

图 名:
教师公寓改6人间宿舍
插座布置图

工程编号	
图 别	室 施
图 号	1P-05
日期	2019.07.02

特别提示: 本套图纸未经施工图审查机构审查并注册审查合格书, 不得用于现场施工, 仅供业主建设投资估算建设造价之参考图。